


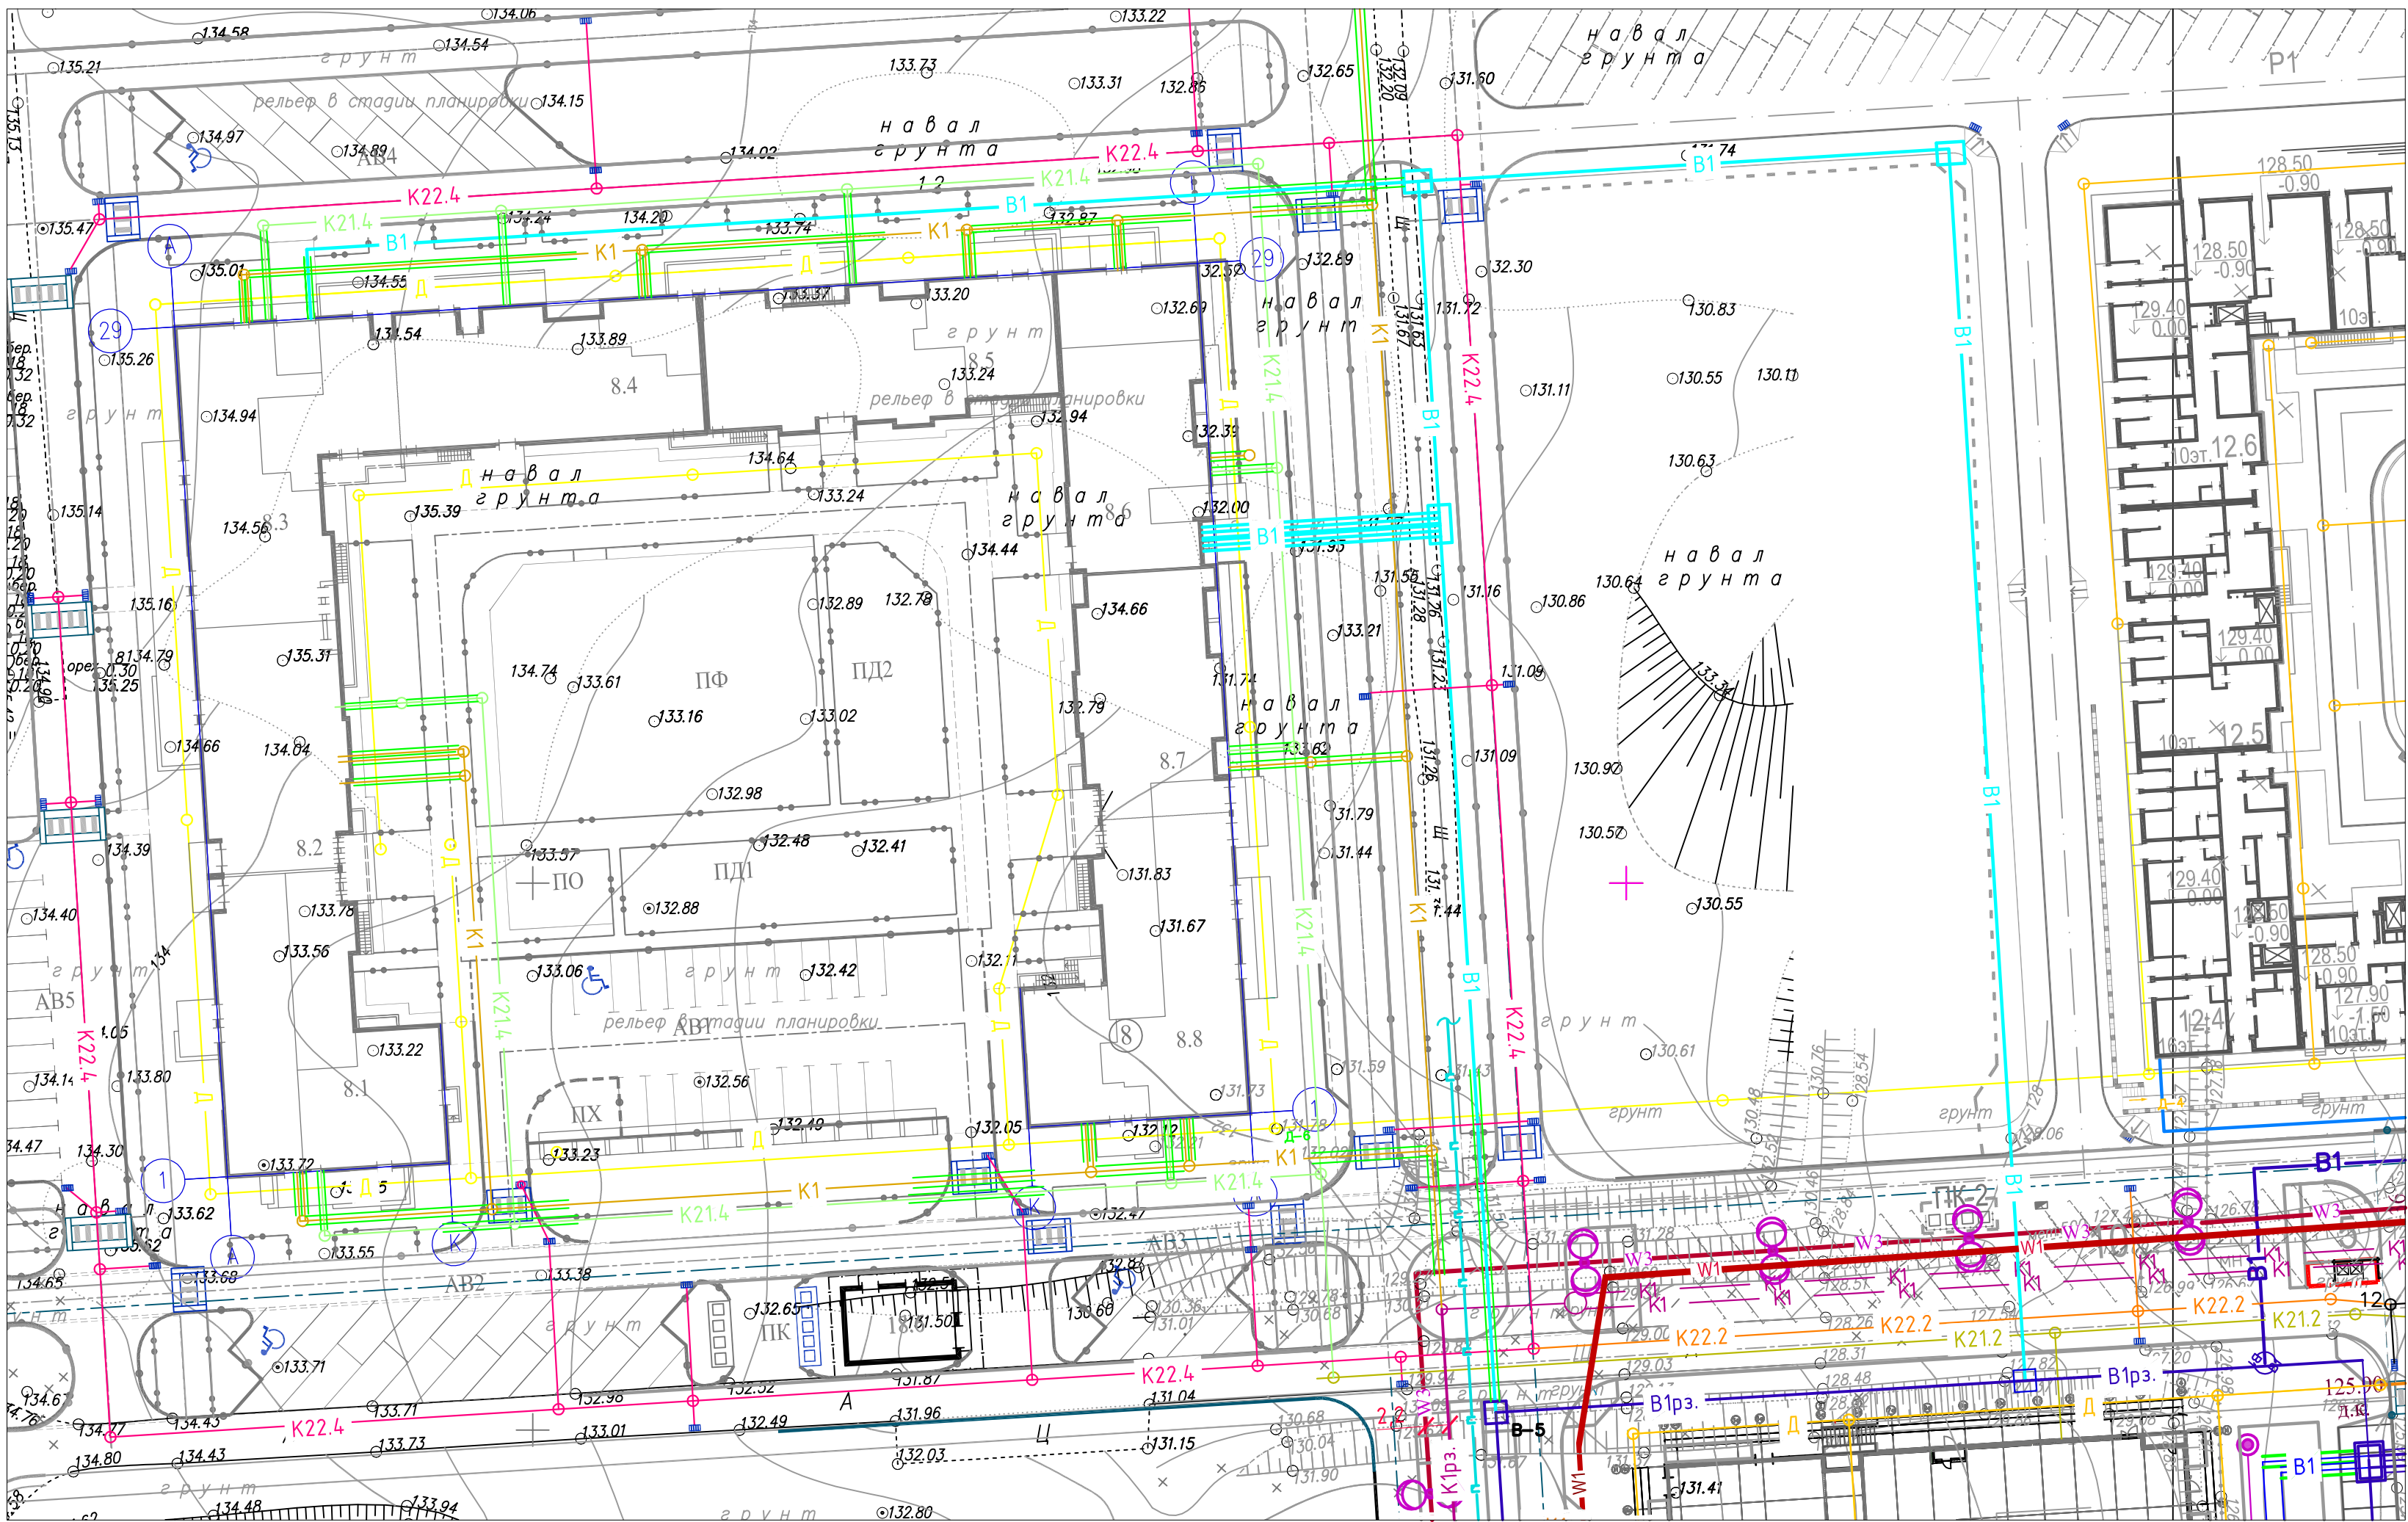

Условные обозначения трубопроводов

Обозначение	Наименование	Примечание
— K22.4 —	Трубопровод ливневых сточных вод. Для отвода дождевых и талых вод с дорог.	самотечный
— K21.4 —	Трубопровод ливневых сточных вод. Для отвода дождевых и талых вод с кровли здания.	самотечный
— K22.2 —	Трубопровод ливневых сточных вод. Для отвода дождевых и талых вод с дорог.	Самотечный. Ранее запроектированный
— K21.2 —	Трубопровод ливневых сточных вод. Для отвода дождевых и талых вод с кровли здания.	Самотечный. Ранее запроектированный
— K1 —	Трубопровод хоз.-бытовых сточных вод	самотечный
— K1рз —	Трубопровод хоз.-бытовых сточных вод	Самотечный. Ранее запроектированный
— В1 —	Трубопровод хоз.-питьевой воды	напорный
— В1рз. —	Трубопровод хоз.-питьевой воды	Напорный. Ранее запроектированный
— Г1 —	Газопровод	Ранее запроектированный
— W3 —	Наружные сети электроосвещения	

						118-ИОС2.2			
						Многоэтажный жилой дом со встроенными помещениями по ул. Тарасова в Октябрьском районе г. Ижевска. Жилой квартал №8			
Изм.	Колуч.	Лист	№ док	Подп.	Дата				
ГИП		Твердой			04.18	Система наружного водоснабжения.	Стадия	Лист	Листов
Рук.гр.		Аймашев				Пояснительная записка. Графические материалы.	П	1	2
Разраб.		Аймашев				Сводный план коммуникаций		СМНП ЖКХ УР	
Проверил		Сокодикова							
Н.контр.		Сокодикова							